


VETEŤ "A"

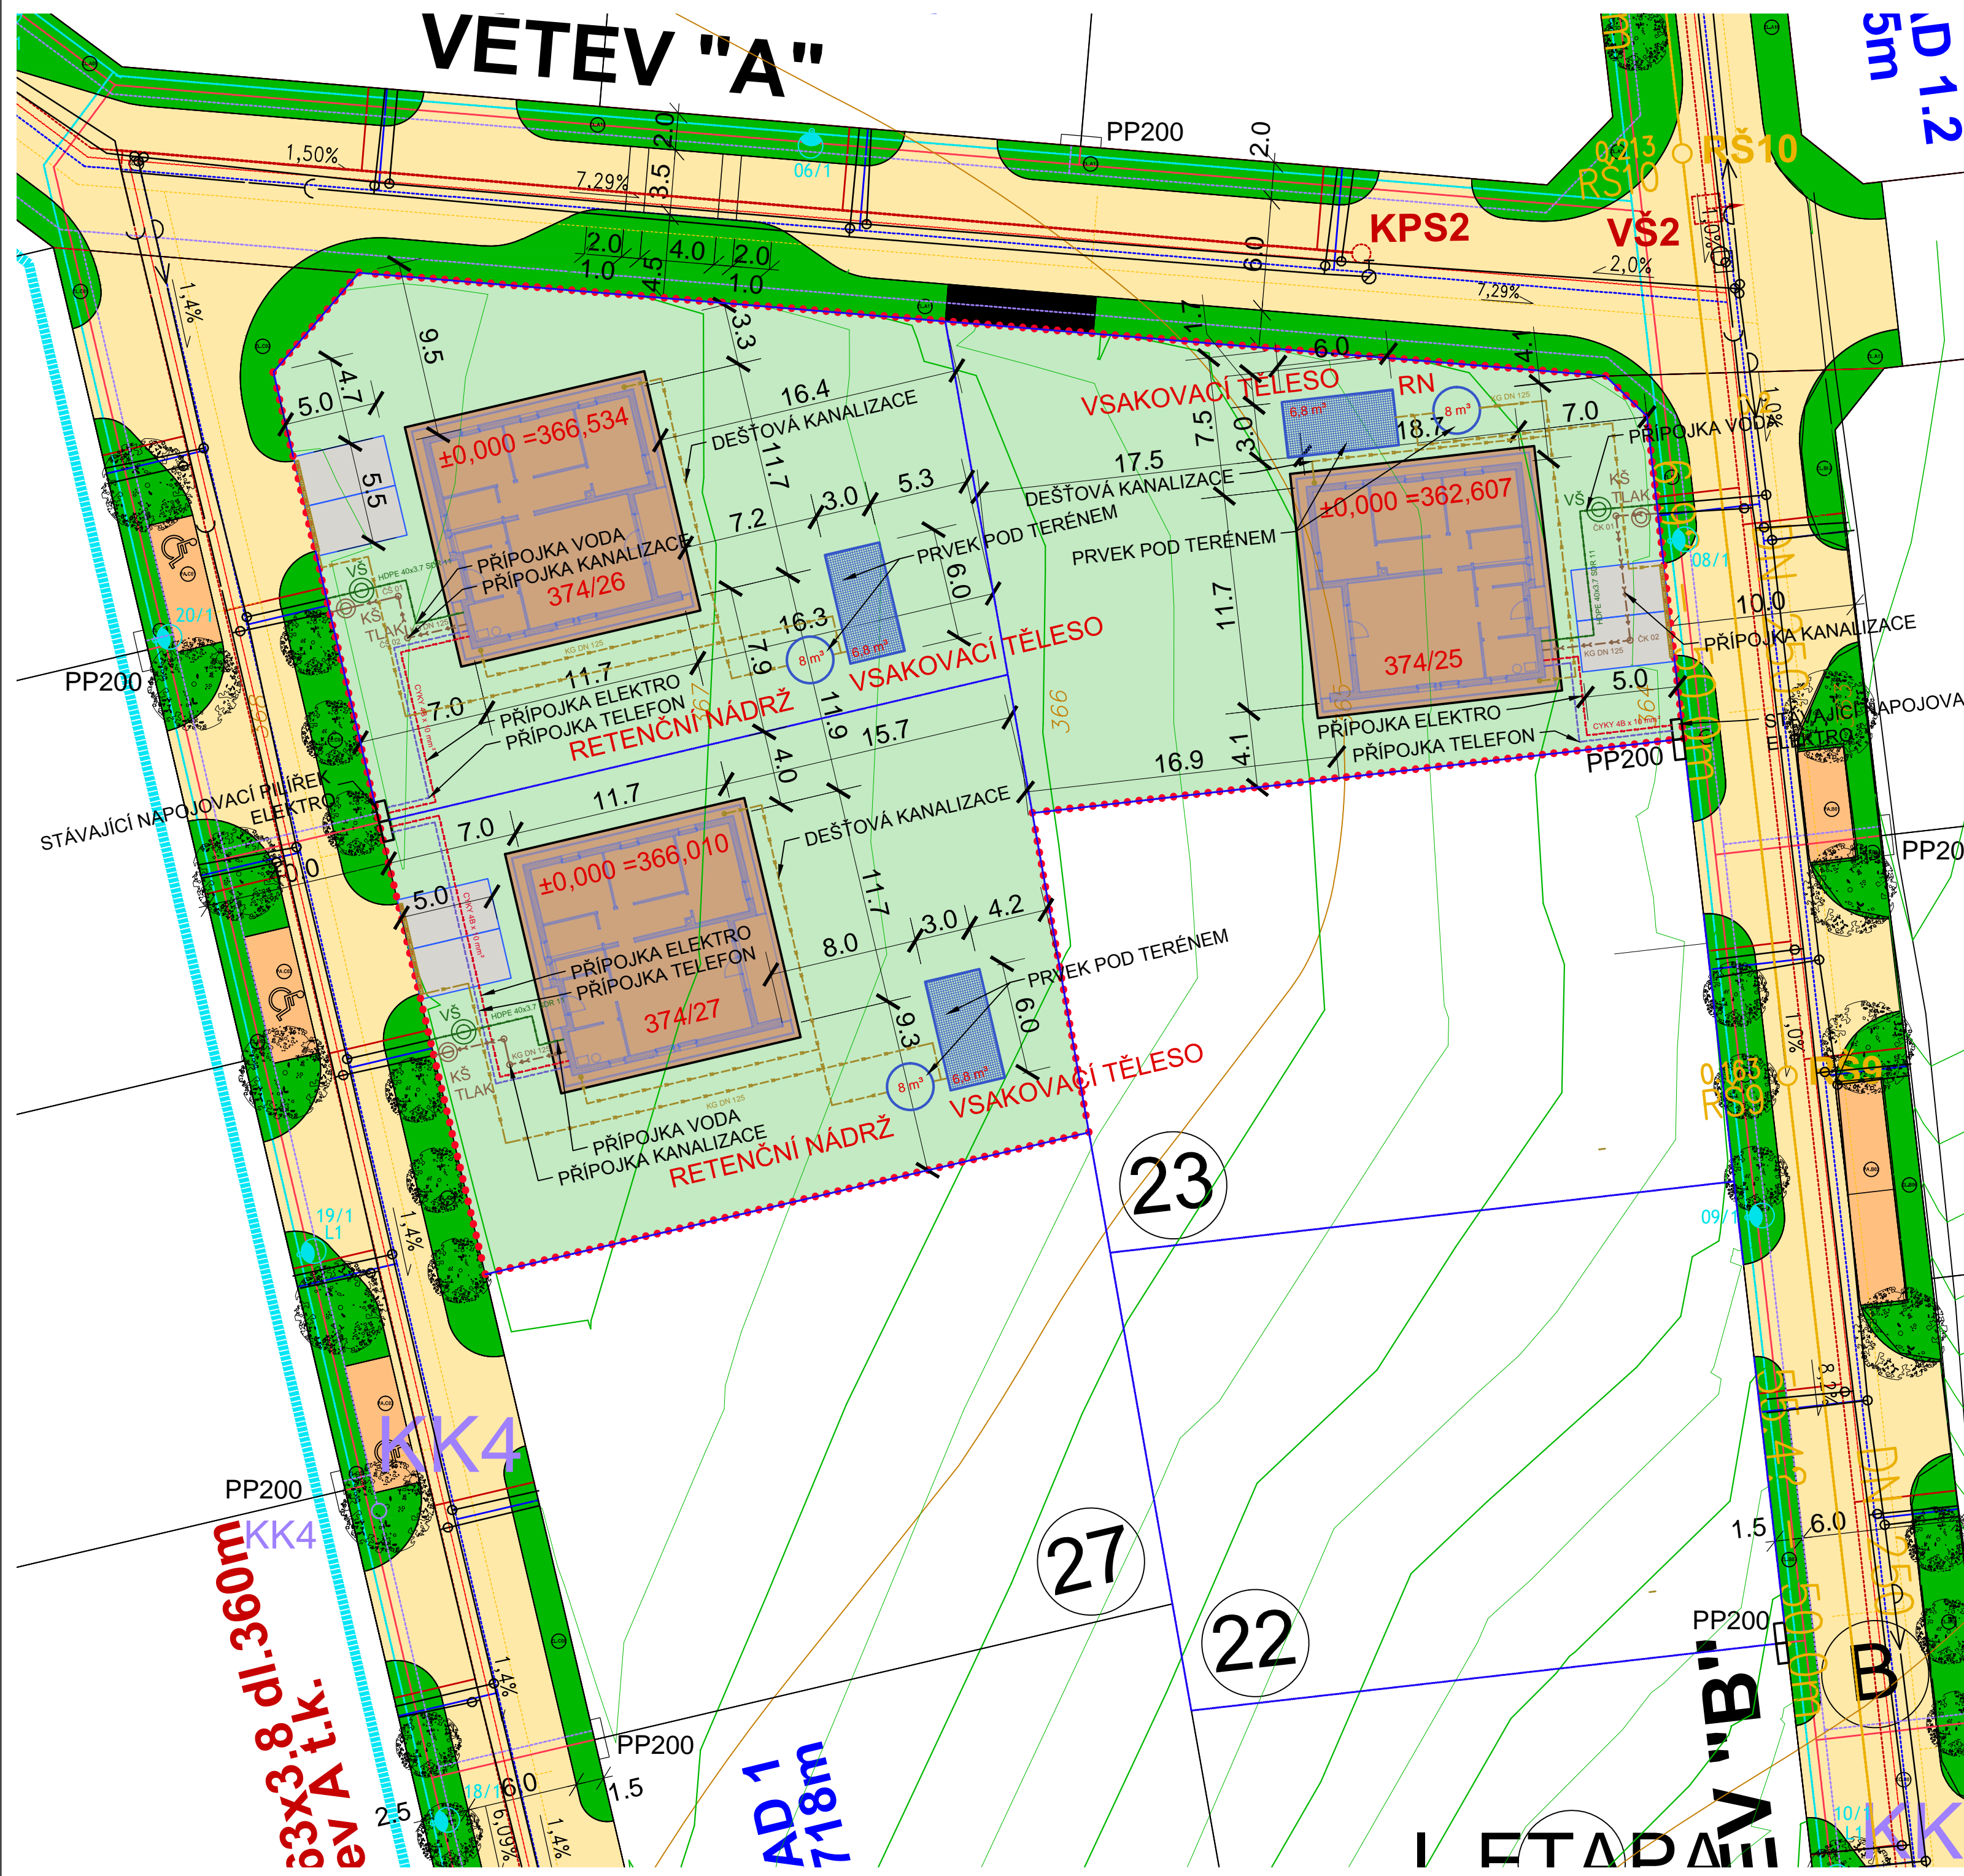


LEGENDA SÍTÍ:

- VODOVODNÍ PŘÍPOJKA
- NOVÁ GRAVITAČNÍ KANALIZACE - PŘÍPOJKA
- NOVÁ DEŠŤOVÁ KANALIZACE - ZAHRAĎA - VSAK - RETENCE
- NOVÉ KABELOVÉ VEDENÍ NN, VN - PŘÍPOJKA
- NOVÉ TELEKOMUNIKAČNÍ ROZVODY - PŘÍPOJKA
- VEŘEJNÉ OSVĚTLENÍ 1kV
- KABELOVÉ EL. VEDENÍ 22kV - PŘELOŽKA + NOVÝ SLOUP
- PŘÍPOJNÝ PILÍŘEK + ELEKTROMĚROVÁ SKŘÍŇ EDS
- TRAFOSTANICE

- HRANICE STAVBY
- PLOCHY KOMUNIKACE
- PLOCHY ZELENĚ
- PLOCHY PARKOVACÍCH STÁNÍ
- PLOCHY PĚŠÍCH KOMUNIKACÍ
- PLOCHY PRO KOMUNÁLNÍ ODPAD
- VZROSTLÁ ZELEŇ
- ZÁMKOVÁ DLAŽBA, PARKOVACÍ STÁNÍ UOBEKTŮ
- ŘEŠENÉ OBJEKTY

Bungalow - přízemní RD A-01 Doubravčice

| | |
|--|---------------------------------|
| INVESTOR ARNOŠT s. r. o. | Tismice 19 282 01 Český Brod |
| ZÁSTUPCE INVESTORA VE VĚCÍCH TECHNICKÝCH | |
| ZHOTOVITEL Ing. arch. Zdeněk Teplý | Freyova 1/12 190 00 PRAHA 9 |
| ZHOTOVITEL SPECIALIZOVANÉ ČÁSTI Ing. arch. Zdeněk Teplý | Freyova 1/12 190 00 PRAHA 9 |
| ZODPOVĚDNÝ PROJEKTANT Ing. arch. Zdeněk Teplý | VYPRACOVAL Tomáš Hejl |
| DATUM duben 2014 | STUPEŇ DOKUMENTACE DSP (JP) |

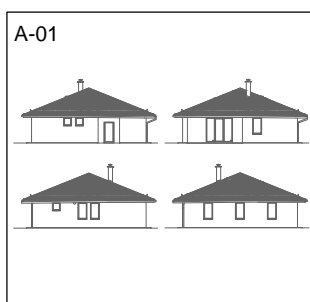

RAZÍTKO, PODPIS

| | | | |
|--|-----------------------|----------------|------|
| SPECIALIZOVANÁ ČÁST C. SITUACE STAVBY | MĚŘÍTKO 1:500 | POČET A4 02 | PARÉ |
| C.1. KOORDINAČNÍ SITUACE | ČÍSLO VÝKRESU C.1. | | |

3x3.8 dl. 360m
ev A f.k.

AD 1
718m

I ETAPA